



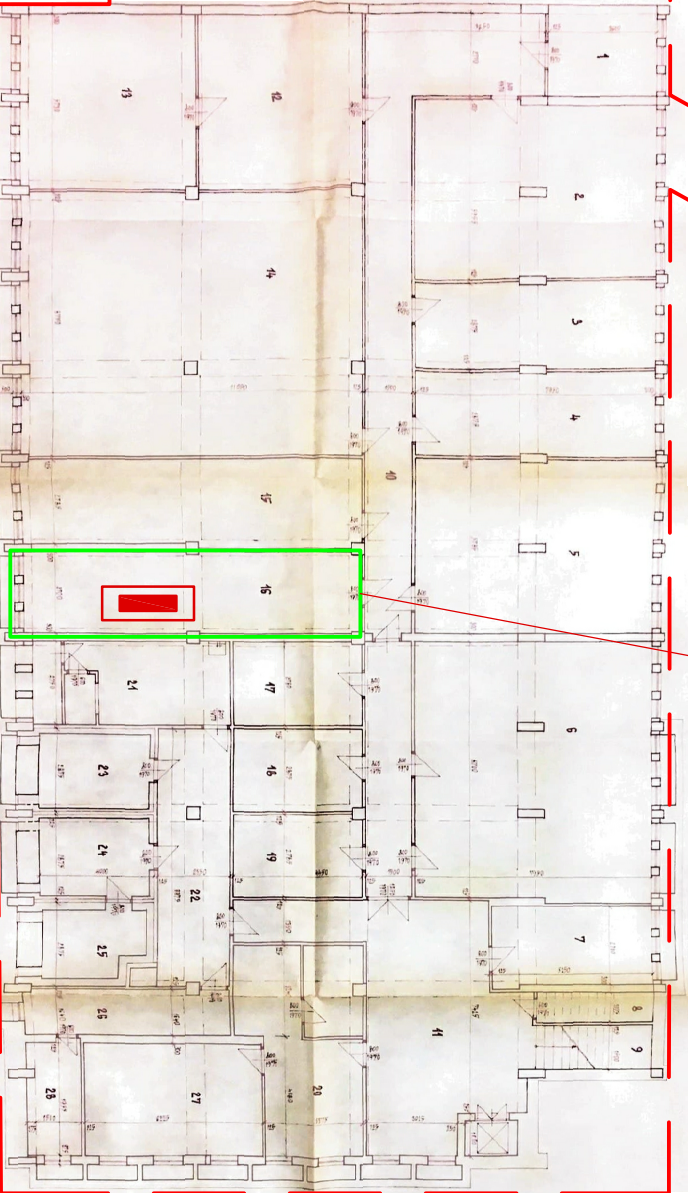

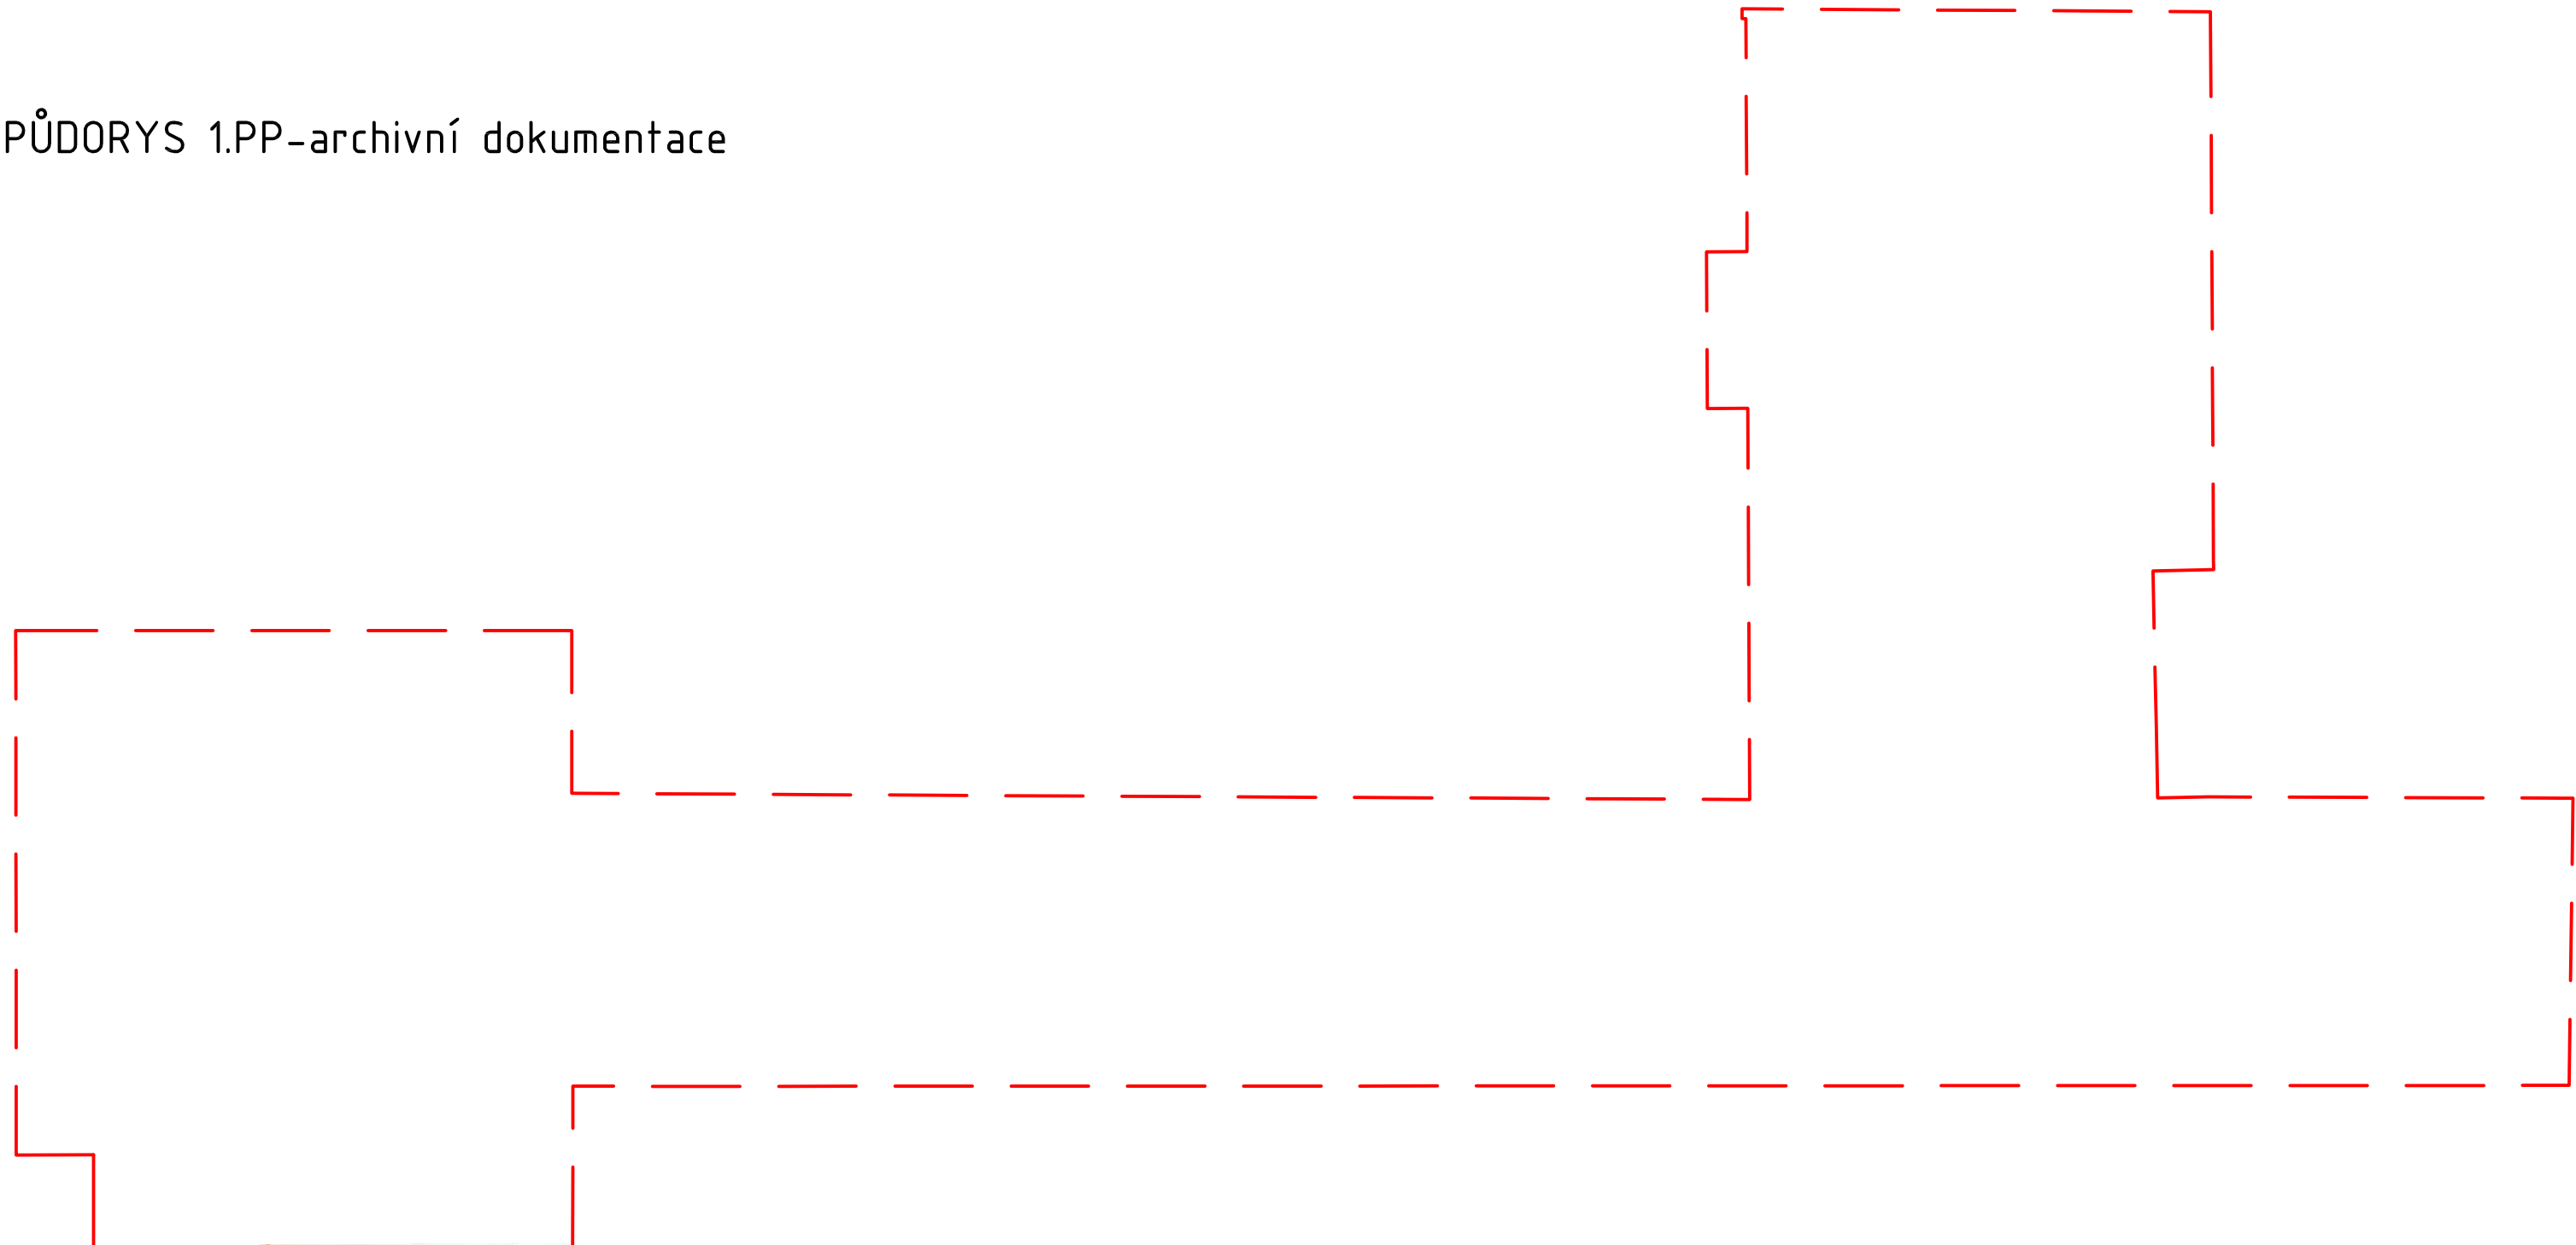





PŮDORYS 1.PP–archivní dokumentace


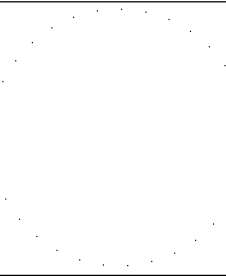


ELEKTROROZVODNA

LEGENDA:

-  ŘEŠENÝ OBJEKT
-  ŘEŠENÁ MÍSTNOST
-  POZICE VENKOVNÍ ŽALUZIE
-  STÁVAJÍCÍ ROZVADĚČ
-  MOTOR KONTROLÉR
-  OVLADAČ SCREENOVÝCH ROLET
-  SILOVÉ NAPÁJENÍ KONTROLÉRU
-  SBĚRNICE SYSTÉMU A KABELÁŽ K TLAČÍTKŮM

POZNÁMKY:
NAPÁJENÍ MOTOROKONTROLÉRŮ BUDE ZE SAMOSTATNĚ JIŠTĚNÝCH VÝVODŮ Z ROZVADĚČŮ ELEKTRO.
ROLETOVÉ POHONY JSOU SVÝMI ORIGINÁLNÍMI KABELY UKONČENY V ELEKTROINSTALAČNÍCH KRABICÍCH,
VE KTERÝCH BUDOU NAPOJENY NA NOVÉ KABELY Z VÝSTUPŮ MOTOROVÝCH KONTROLÉRŮ.
TATO DOKUMENTACE NESLOUŽÍ JAKO DÍLENSKÁ DOKUMENTACE. DÍLENSKÁ DOKUMENTACE BUDE
ZPRACOVÁNA JEJICH DODAVATELI-SKUTEČNÝ ROZMĚR, TYP A POČET JE NUTNÉ ZAMĚŘIT NA STAVBĚ.
±0,000=272,000 m n. m.
TATO DOKUMENTACE JE NEPŘENOSNÁ. VEŠKERÁ AUTORSKÁ PRÁVA JSOU ZARUČENA.

<div></div> <div>ARCHDYNAMIC s.r.o. Na strži 290/10, 140 00 Praha 4-Krč +420 777 171 001 www.ARCHDYNAMIC.cz archdynamic@archdynamic.cz</div>		<div>ZODPOVĚDNÝ PROJEKTANT: Ing. arch. Martin Postupa</div> <div>ZPRACOVAL: Ing. arch. Lukáš Rus</div>	PARÉ:
AKCE:	ZŠ FILOSOFSKÁ 1166/3, PRAHA 4 - ZATEPLENÍ OBJEKTU		<div></div>
ADRESA:	ZŠ FILOSOFSKÁ 1166/3, 142 00 PRAHA 4		
INVESTOR:	MĚSTSKÁ ČÁST PRAHA 4, ANTALA STAŠKA 2059,80B, 140 46 PRAHA 4		
STUPEŇ:	DOKUMENTACE PRO PROVÁDĚNÍ STAVBY		
ČÁST:	D.1.4.2. ELEKTROTECHNIKA - ROLETY		
VÝKRES:	PŮDORYS 1.PP-VÝKRES SCREENOVÝCH ZDÍ		
			MĚŘÍTKO: 1:50
			DATUM: 09/2021
			<div>VÝKRES ČÍSLO:</div> <div>01</div>