

UMISŤOVANÉ STAVBY:


- VZT jednotka
- Nasávací komora VZT
- Chladicí jednotka
- Prístřešek pro KO
- Úprava zpevněných ploch
- Protihluková stěna
- Odlučovač tuků – lapol

NOVĚ UMISŤOVANÉ AREÁLOVÉ ROZVODY IS:

- Kanalizace
- Elektroinstalace
- Teplovod

LEGENDA:

- Hranice pozemků
- Slučková čára
- Katastrální číslo

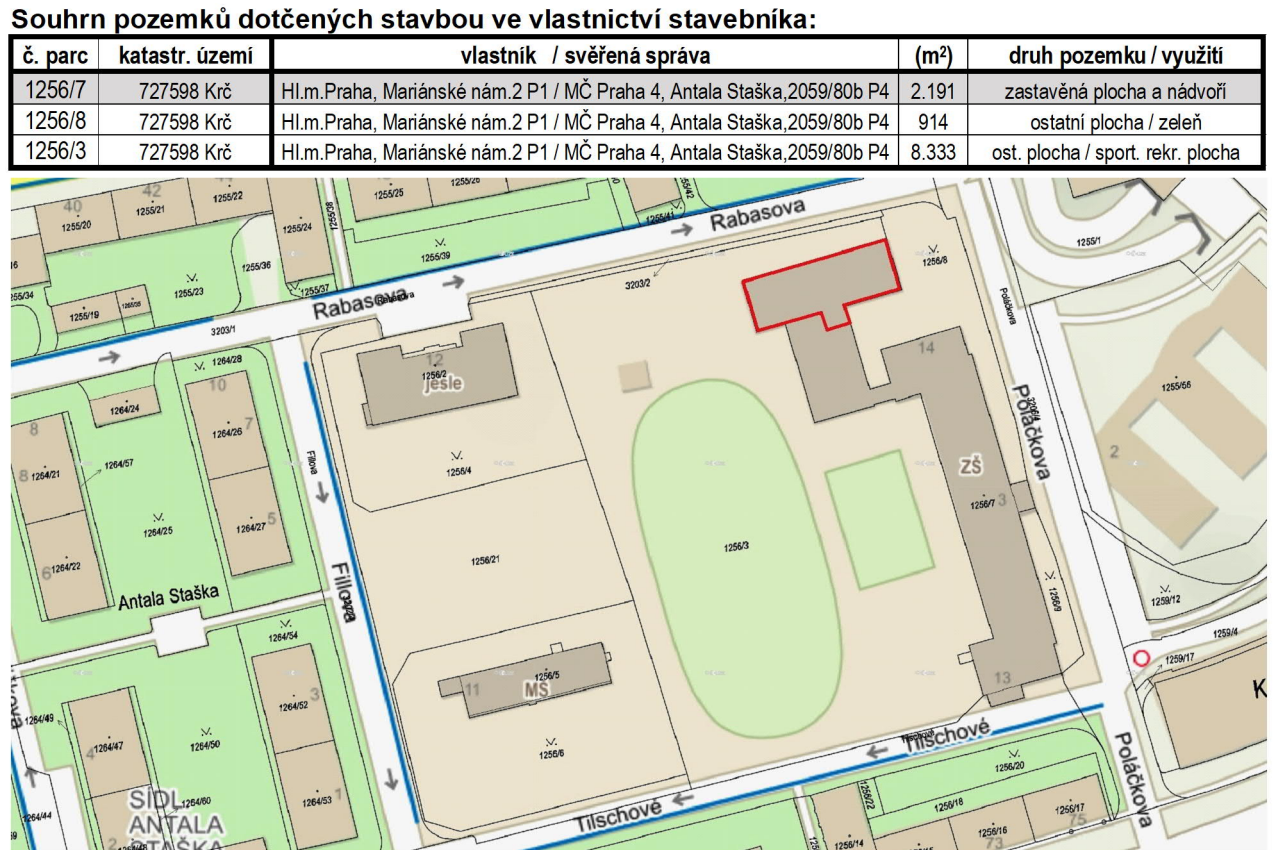

±0,000 = vstup - m.č. B1.01

ARCHITEKTONICKÝ NÁVRH

antre s.r.o.

HIP

Ing. Karel Šíp

ZODPOVĚDNÝ PROJEKTANT

Ing. Karel Šíp

INVESTOR

MČ Praha 4, Antala Staška 2059, Praha 4, 140 00

ČÍSLO ZAKÁZKY

12 P 21

STUPĚŇ DOKUMENTACE

DÚR + DSP/DPS

PROFESE

SITUACE

STAVEBNÍ ÚŘAD

PRAHA 4

NÁZEV AKCE

ZŠ POLÁČKOVA 1067/3, PRAHA 4

REKONSTRUKCE ŠKOLNÍ KUCHYNĚ

Poláčkova 1067/3 Praha 4, č. parc.: 1256/3, 1256/7, 1256/8 - k. ú.: Krč

ČÁST

SO 01

OBSAH

KATASTRÁLNÍ SITUACNÍ VÝKRES

DATUM

08/2022

ZMĚNA č.

FORMÁT

2 x A4

MĚŘÍTKO

1:500, 1:1000

ČÍSLO VÝKRESU

C2

ČÍSLO TISKU

antre
projektový ateliér

Antre s. r. o.

Sídlo :
Štěpanická 274, Praha 9

Atelier :
Drahobejlova 54, Praha 9

IČO : 26 49 63 99, DIČ : CZ 26 49 63 99

+420 603 233 574 antre@antre.cz