



Výkop ve volném terénu a chodníku dle ČSN 736005
Ve volném terénu bude hloubka výkopu 85 cm
V chodníku bude hloubka výkopu 65 cm

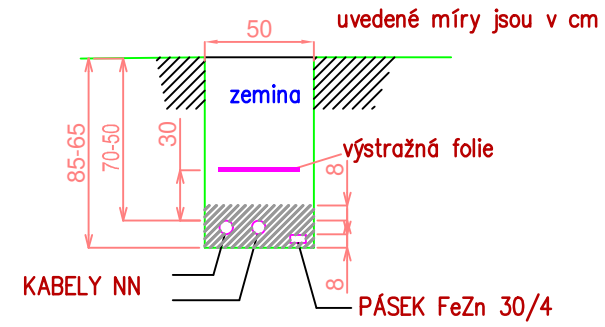

- LEGENDA
- PODZEMNÍ VEDENÍ NN ULOŽENO V CHRÁNICCE Ø100
- PODZEMNÍ VEDENÍ SLABOPROUDU ULOŽENO V CHRÁNICCE Ø100
- ROZVADĚČ
- PŘÍPOJKOVÁ POJISTKOVÁ SKŘÍŇ
- SLABOPROUDÝ ROZVADĚČ


Typový řez uložení kabelové trasy dle ČSN 736005
Pod komunikací a v místě vjezdu bude hloubka výkopu 110 cm

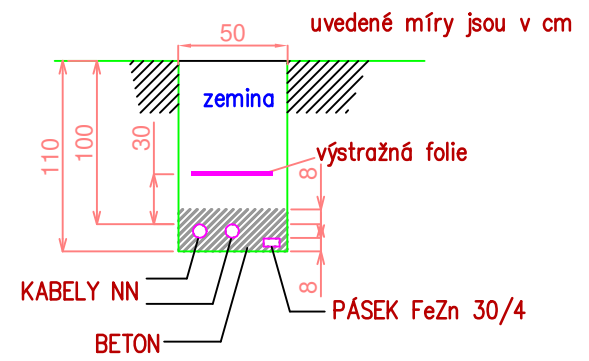

NAPĚŤOVÁ SOUSTAVA
3PEN/PE+N stř.50Hz,400V/TN-C-S

OCHRANA PŘED NEBEZPEČNÝM DOTYKEM NEŽIVÝCH ČÁSTÍ JE PROVEDENA DLE ČSN 33 2000-4-41 ed.3:

ZÁKLADNÍ - AUTOMATICKÝM ODPOJENÍM OD ZDROJE

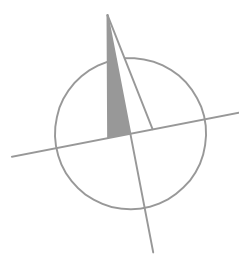

±0,000 = 255.50 Bpv

| | | | |
|------------------------------------------------------------------------------------------------------------------------------------------------------------------------------|----------------------------------------|---------------------------|------------------|
| ARCHITEKTONICKÝ NÁVRH antre s.r.o. | | ČÍSLO ZAKÁZKY 14 P 23 | |
| HIP Ing. Karel Šíp | | STUPEŇ DOKUMENTACE DPS | |
| ZODPOVĚDNÝ PROJEKTANT Ing. Michal Žurek | PROJEKTANT č.dok. Ing. Michal Žurek | PROFESE ELE | |
| INVESTOR MČ Praha 4, Antala Staška 2059, Praha 4, 140 00 | | STAVEBNÍ ÚŘAD PRAHA 4 | |
| NÁZEV AKCE MŠ DRUŽSTEVNÍ OCHOZ - REKONSTRUKCE KUCHYNĚ ZŠ a MŠ SDRUŽENÍ - HOSPODÁŘSKÝ PAVILON MŠ Družstevní ochoz 1308/5, Praha 4, č.p.: 2578/3, 2578/4, k.ú.: Nusle | | DATUM 04/2024 | |
| | | ZMĚNA č. | |
| | | FORMÁT 2 x A4 | |
| ČÁST ELEKTROINSTALACE | | SO 01 | MĚŘÍTKO 1:200 |
| OBSAH SITUACE | | ČÍSLO VÝKRESU 06 | ČÍSLO TISKU |

Sídlo :
Štěpanická 274, Praha 9
Atelier :
Drahobejlova 54, Praha 9
IČO : 26 49 63 99, DIČ : CZ 26 49 63 99
tel : 2 66 109 838, fax : 2 66 316 116
e-mail : antre@antre.cz