

LEGENDA:

Strom s korunou

Pařez

Zatrávněná plocha

Veřejné osvětlení

Litínový poklop – kanalizace, vodovod

Litínová mříž – kanalizace

Hlavní uzávěr plynu

Připojková skříň dotčeného objektu

Hlavní vypínač elektrické energie  
(připojková skříň v oplocení)

Geotechnická sonda

Drátěný plot

Bouraný drátěný plot vč. podezdívky

Nový drátěný plot

Nové umísťované stavby  
vsakovací objekty

Suchý poldr, bezpečnostní přeliv

Stávající terén=navržený terén

Hranice pozemků

Slučková čára

Katastrální číslo

Vstup do budovy MŠ – 1.PP

Vstup do budovy MŠ – 1.NP

Vstup/vjezd na staveniště

Požárně nebezpečný prostor

Budovy

Řešené území – s umístěním staveb  
č. parc. 700/25, 700/26 k.ú. Michle

Dočasný zábor stavby na pozemku  
č. parc. 700/51 k.ú. Michle

Dočasný zábor stavby na pozemku  
investora č. parc. 700/26 k.ú. Michle


Zařízení staveniště

Staveništní přípojka elektro,  
napojení uvnitř objektu MŠ

Mobilní toalety

STAVEBNÍ BUNKA  
K – Kancelář  
Š – Šatna

SCHÉMA MOBILNÍHO OPLOCENÍ

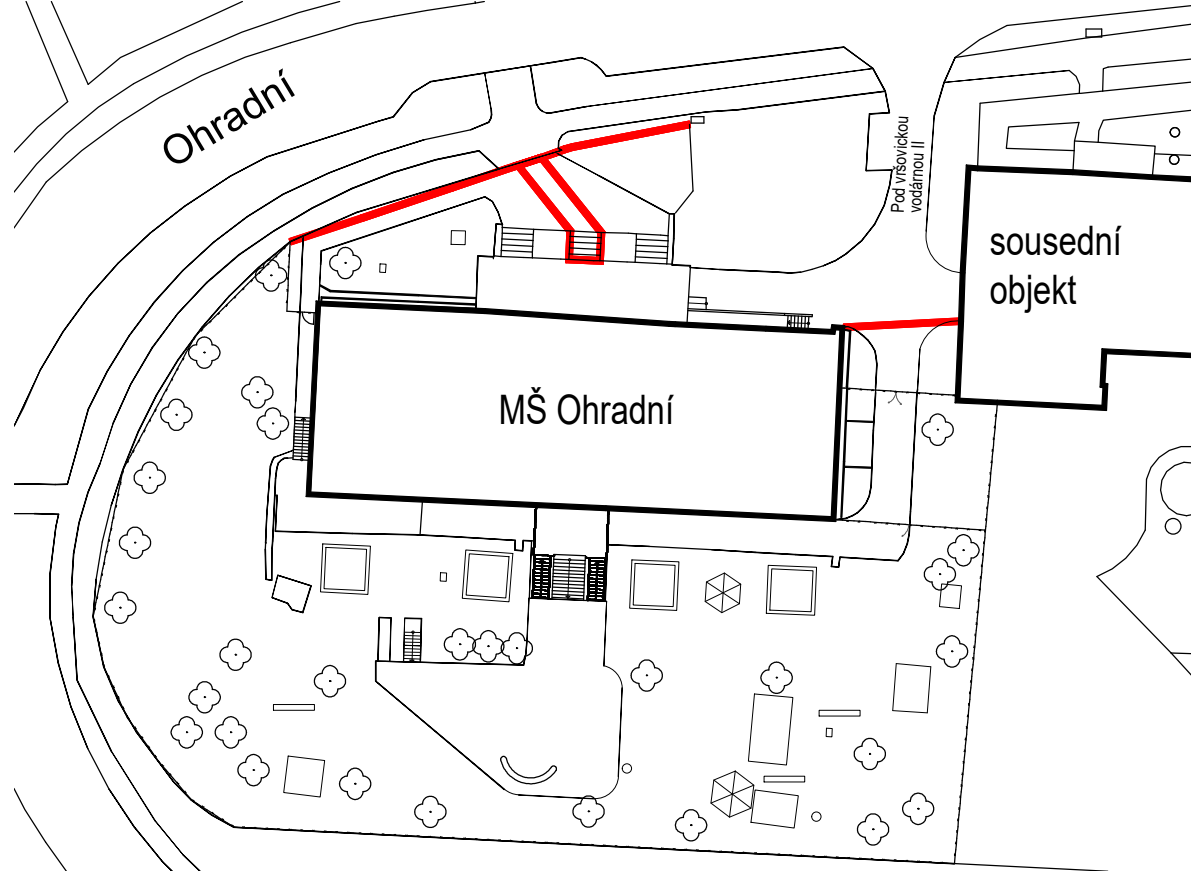

LEGENDA:

Budovy

Mobilní oplocení staveniště

Stávající inženýrské sítě

- 
- Kanalizace–splašková
- 
- Vodovod
- 
- Elektroinstalace–silnoprúd
- 
- Elektroinstalace–veřejné osvětlení
- 
- Elektroinstalace–slaboprúd (podzemní vedení)
- 
- Elektroinstalace–slaboprúd (radiové spoje)
- 
- Plynovod
- 
- Teplovod
- 
- Kolektor

Nové areálové inženýrské sítě

- 
- Kanalizace (odvodnění střechy do vsakovacích objektů)  
KG DN 150 – 6,7 m  
KG DN 200 – 58,4 m
- 
- Vodovod (napojeno v prádelně MŠ)  
PE100 SDR11 d20 – 9,5 m

±0,000 = 237.15 Bpv (vstup do 1.NP)

ARCHITEKTONICKÝ NÁVRH antre s.r.o.		ČÍSLO ZAKÁZKY 07 S 24	
HIP Ing. Karel Šíp		STUPĚŇ DOKUMENTACE PD pro povolení stavby	
ZODPOVĚDNÝ PROJEKTANT Ing. Karel Šíp	PROJEKTANT č.dok. Ing. Jan Šíp	PROFESE SITUACE	
INVESTOR MČ Praha 4, Antala Staška 2059, Praha 4, 140 00		STAVEBNÍ ÚŘAD PRAHA 4	
NÁZEV AKCE ZŠ A MŠ OHRADNÍ, obj. MŠ OHRADNÍ 1367, PRAHA 4 SNIŽENÍ ENERGETICKÉ NÁROČNOSTI OBJEKTU vč. nuceného větrání Ohradní 1367/2 Praha 4, č.parc.: 700/25, 700/26, k.ú.: Michle		DATUM 12/2024	ZMĚNA č.
ČÁST OBSAH		SO 01	FORMÁT 4 x A4 MĚŘÍTKO 1:250
KOORDINAČNÍ SITUACNÍ VÝKRES		ČÍSLO VÝKRESU C3	ČÍSLO TISKU

antre  
projektový atelier

Antre s. r. o.

Sídlo :  
Štěpanická 274, Praha 9  
Atelier :  
Drahobejlova 54, Praha 9  
IČO : 26 49 63 99, DIČ : CZ 26 49 63 99  
+420 603 233 574 antre@antre.cz