




 











	Ovládací jednotka Hlad. – PRMPLAGUARD F 4X2X0.8 PH120AR BU (v CHOC E, reakce na ovl. B32a21 01) (PH30-R)
	Tlačidlo volání drahých indikací cest – PRMPLAGUARD F 4X2X0.8 PH120AR BU (v CHOC E, reakce na ovl. B32a21 01) (PH30-R)
	Řídicí jednotka systému CHOC – PRMPLAGUARD v 3x2,5 RE (v CHOC E, reakce na ovl. B32a21 01) (PH30-R)
	Napájecí zdroj
	Vývod pro odleštění zařízení vně – PRMPLAGUARD v 3x2,5 RE (v CHOC E, reakce na ovl. B32a21 01) (PH30-R)
	Ovládací tlačítko pro činní odleštění pro vnější a ovl. – PRMPLAGUARD F 4X2X0.8
	Detektor dlevo a vpravo – ZTYT 7x1,5

LEGENDA SLA:	
	Datová zkušebna Zkušeb. – CAT5
	Phylogeny detektor bod. – WB. – CAT5
	Autonomní detektor a signálizace – PRMPLAGUARD F 3X2X0.8

LEGENDA PZTS, ACS:	
	Dvojitá ochranná ochranná zámek
	Bezpečnostní tlačítko
	Unikový termostát
	Výhled
	Unikový PZTS
	Ovládací klávesnice
	Phylogeny detektor
	Strukturální phylogeny detektor
	Detektor klávesnice
	Tlačítko tlačítka
	Zámek PZTS
	Zámek PZTS
	IP Mikrokontroler
	Zámek ACS

LEGENDA ČÍSLOVÁNÍ SLA:	
	Datové obsluhy, řada 0 STP Cat.5, RJ45 kategorie AB
	v85 AP, řada 100, STP Cat.5, RJ45
	E22 řada 200, UTP Cat.5, kategorie univerzální
	ACS řada 300 UTP Cat.5 – kategorie univerzální, řada 300 UTP Cat.5

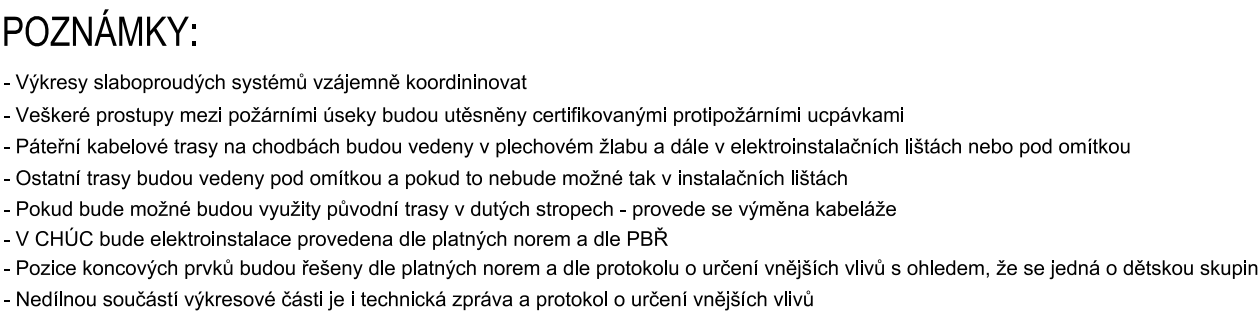

3000 m = 252,58 m n. m. (Bpv): kótován v milimetrech, výškové kóty v metrech RAZEŽNÝ:  PASE:	
NÁZEV ÚKOLU: STAVEBNÍ ÚPRAVA - DS KOTORSKÁ Kotesovská 159/140, 140 00 Praha 4 - Nusle, pnc.č. 2910/05, 2910/08	
STAVEBNÍ:	STAVITEL:
Městská Zastupitelstva 2050/08b Analýza Stávka 2050/08b 140 46 Praha 4 - Křivá	Městská Zastupitelstva Praha 4 Analýza Stávka 2050/08b 140 46 Praha 4 - Křivá
HLAVNÍ PRACOVNÍK: CONTRACTIS CONTRACTIS, s.r.o. Moulkova 3266/15 102 00 Praha 10	
URL: http://www.contractis.cz E: contractis@contractis.cz T: +420 22 899 850 F: +420 22 899 855 Ing. Zbyněk Pavlas-ČERNÝ	
DATUM: 9/2025	
STUPNĚ:	
DPS - DOKUMENTACE PRO PROVÁDĚNÍ STAVBY	
ZPOJENÝ PROJEKTANT: MC MC Systems & Services s.r.o. Václavská 1144/2, budova A 102 00 Praha 10	
URL: http://www.mcsystems.cz/ E: info@mcsystems.cz T: +420 224 710 787 Ing. Daniel Šebek Ing. Michal Turner, ČA01 100104	
NÁZEV OBJEKTU: STAVEBNÍ ÚPRAVA - DS KOTORSKÁ Kotesovská 159/140, 140 00 Praha 4 - Nusle, pnc.č. 2910/05, 2910/08	
ČÁST:	
D.1.2.5 - ELEKTROINSTALACE SILNOPROUDÉ A SLABOPROUDÉ ROZVODY	
NÁZEV VÝKRESU:	
MĚŘÍTKO: 1:50	
PŮDORYS 1.NP - PZTS, ACS, SKS, SKB, PZB SLABOPROUDÁ ELEKTROINSTALACE	
REVIDENT:	
PRACOVNÍK:	ČÍSLO VÝKRESU:
DOPIS STUPNĚ:	D.1.2.5.1
SO 01	N107
D.1.2.5.11	